


类别	设计人员	签字
审定	杨辉	杨辉
审核	何涛	何涛
项目负责人	王成钰	王成钰
专业负责人	王成钰	王成钰
校对	汪恕平	汪恕平
设计、制图	刘永康	刘永康
注册师章		

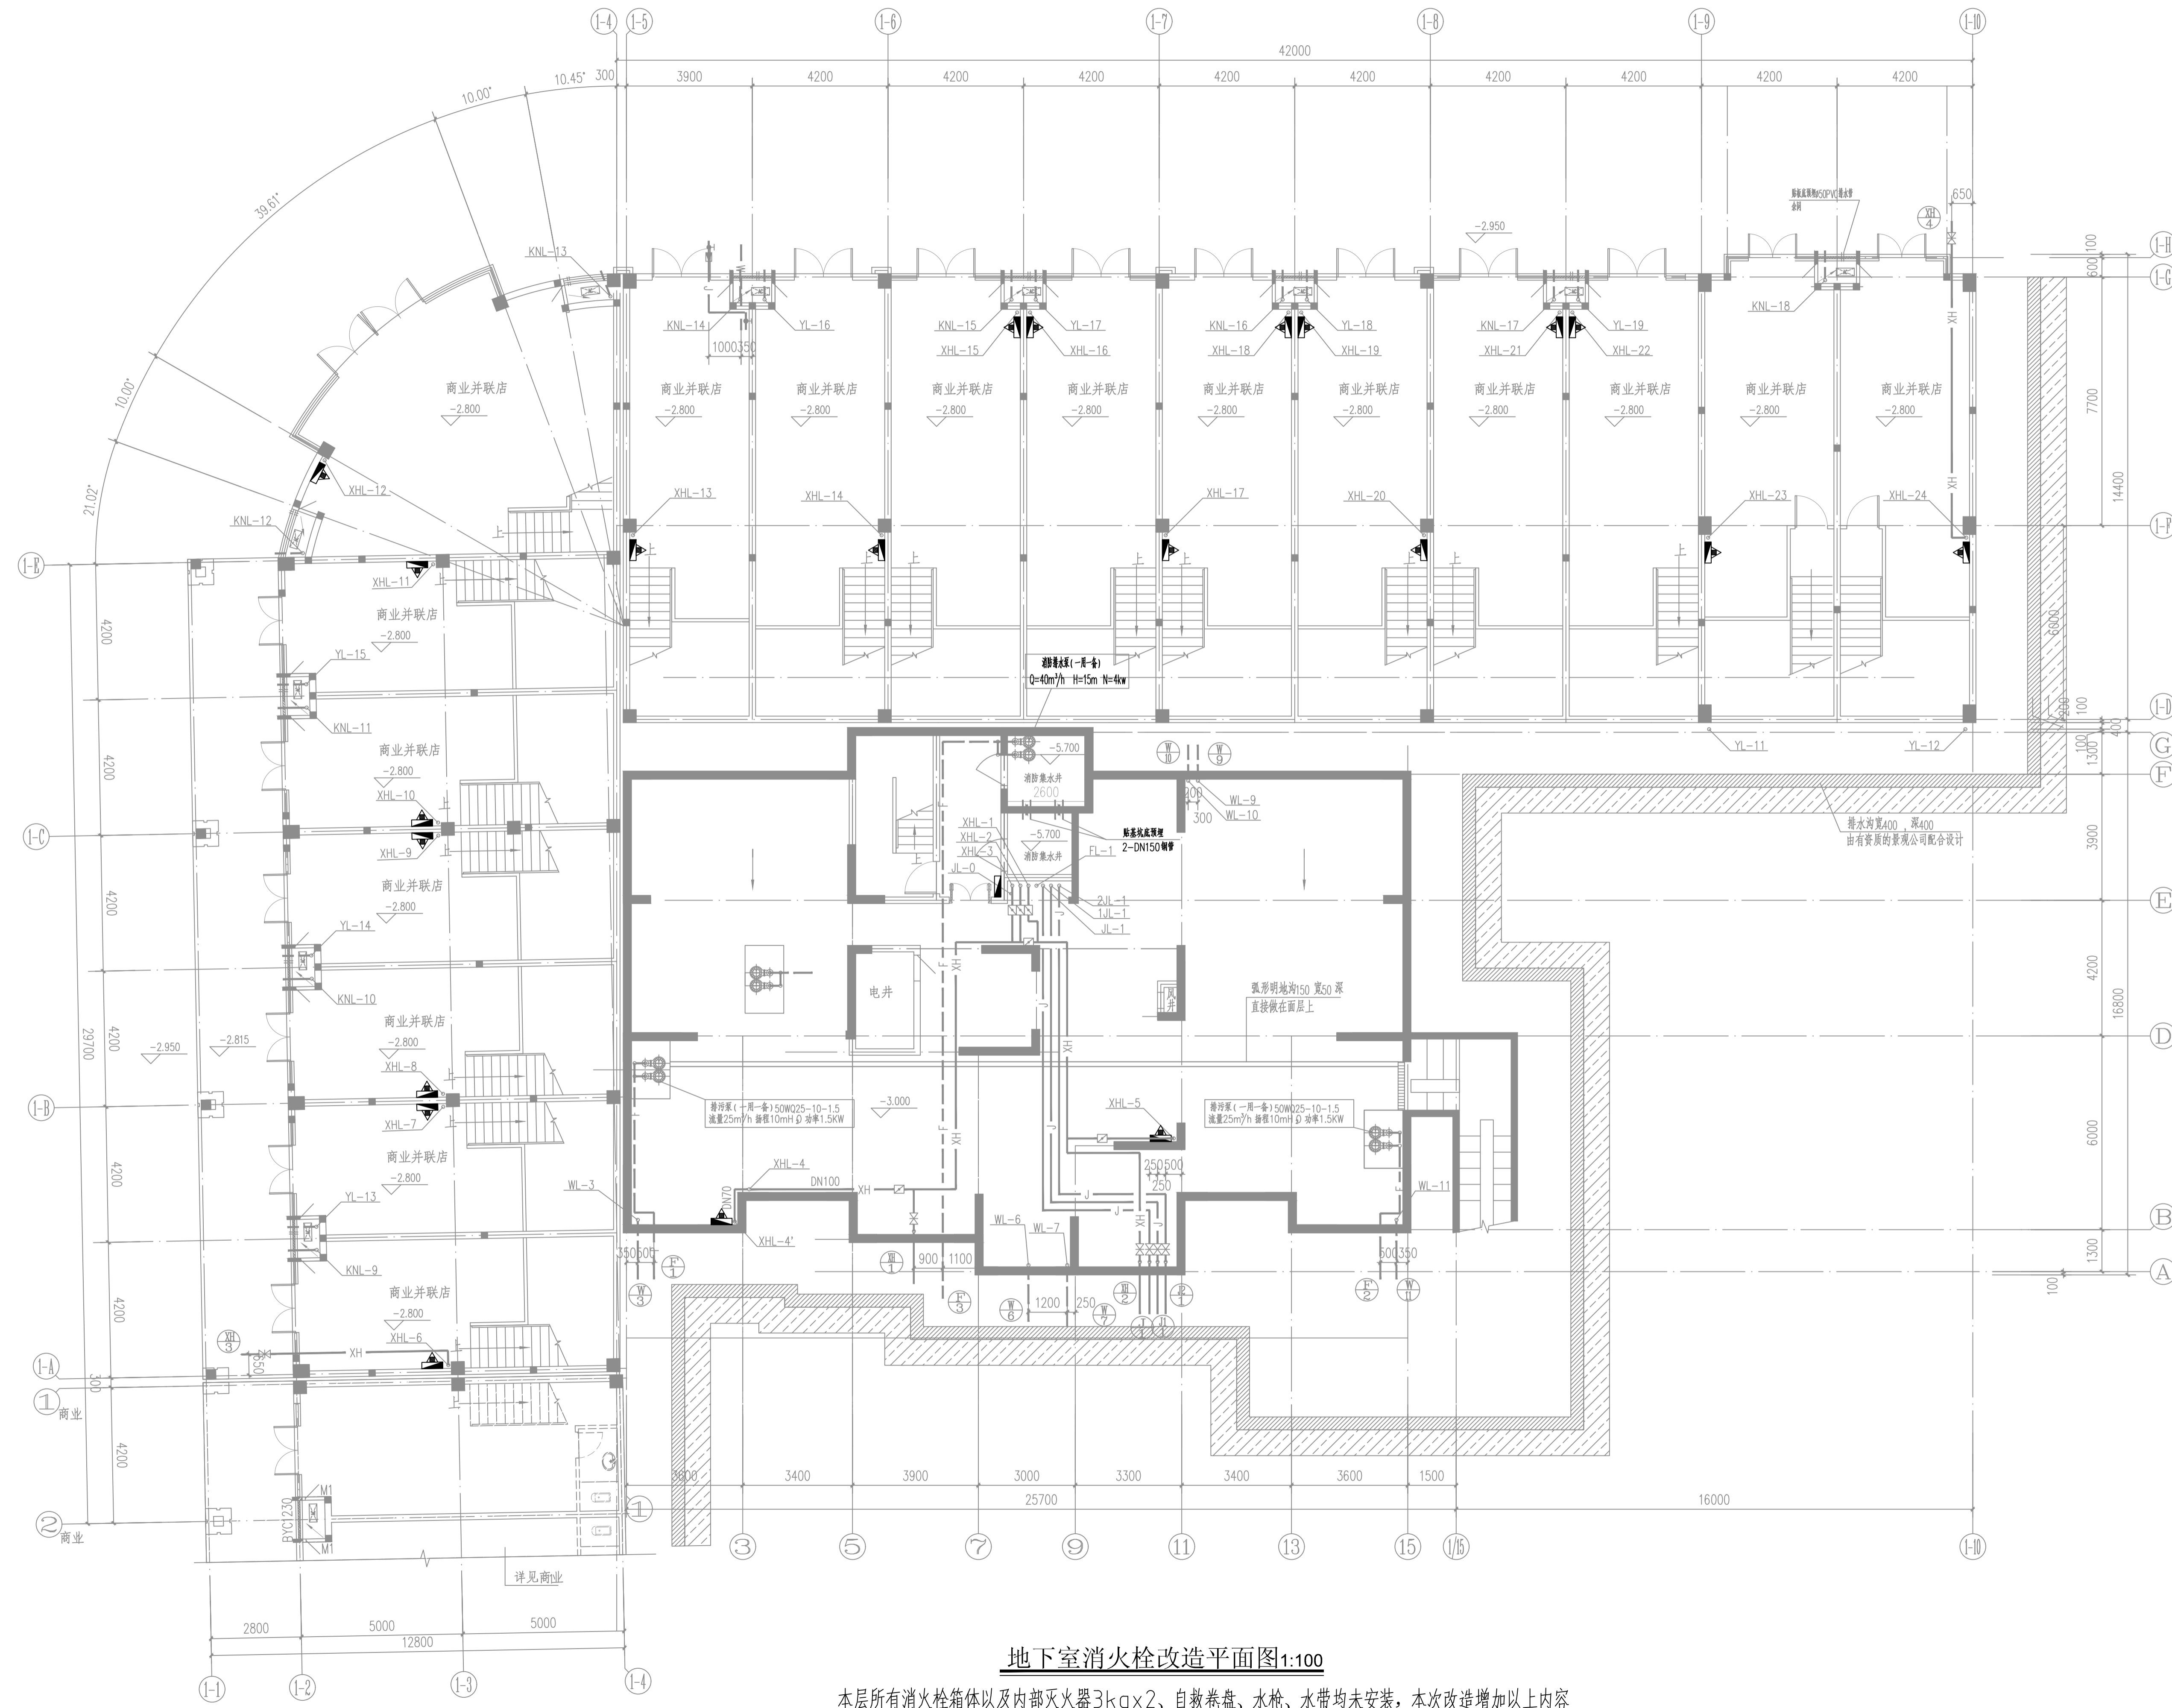

地下室消火栓改造平面图1:100

本层所有消火栓箱体以及内部灭火器3kgx2、自救卷盘、水枪、水带均未安装，本次改造增加以上内容
 本次改造仅对消火栓进行改造，管道等均按照原设计，图中仅表示消火栓箱体的位置

出图章	
图审章	
设计单位	ARCHITECTURE DESIGN
设计单位	博锐设计集团有限公司 Borui Design Group Co., Ltd.
建设行业(建筑工程)专业乙级 市政行业(公共建筑工程、排水、桥梁、给水、道路)专业乙级 风景园林工程专项乙级 城乡规划编制乙级 证书编号: A234050825	
建设单位	CLIENT 社渚镇人民政府
项目名称	PROJECT 星河湾、弘泰广场泵房、消控室改造项目
子项名称	星河湾
图名	TITLE 1#楼地下室消火栓改造平面图
专业	给排水
设计阶段	施工图
版本编号	A
图号	水施-01
比例	1:100
日期	2024.07