


类别	设计人员	签字
审定	杨辉	杨辉
审核	何涛	何涛
项目负责人	王成珏	王成珏
专业负责人	王成珏	王成珏
校对	汪恕平	汪恕平
设计、制图	刘永康	刘永康

注册印章


出图章

图审章

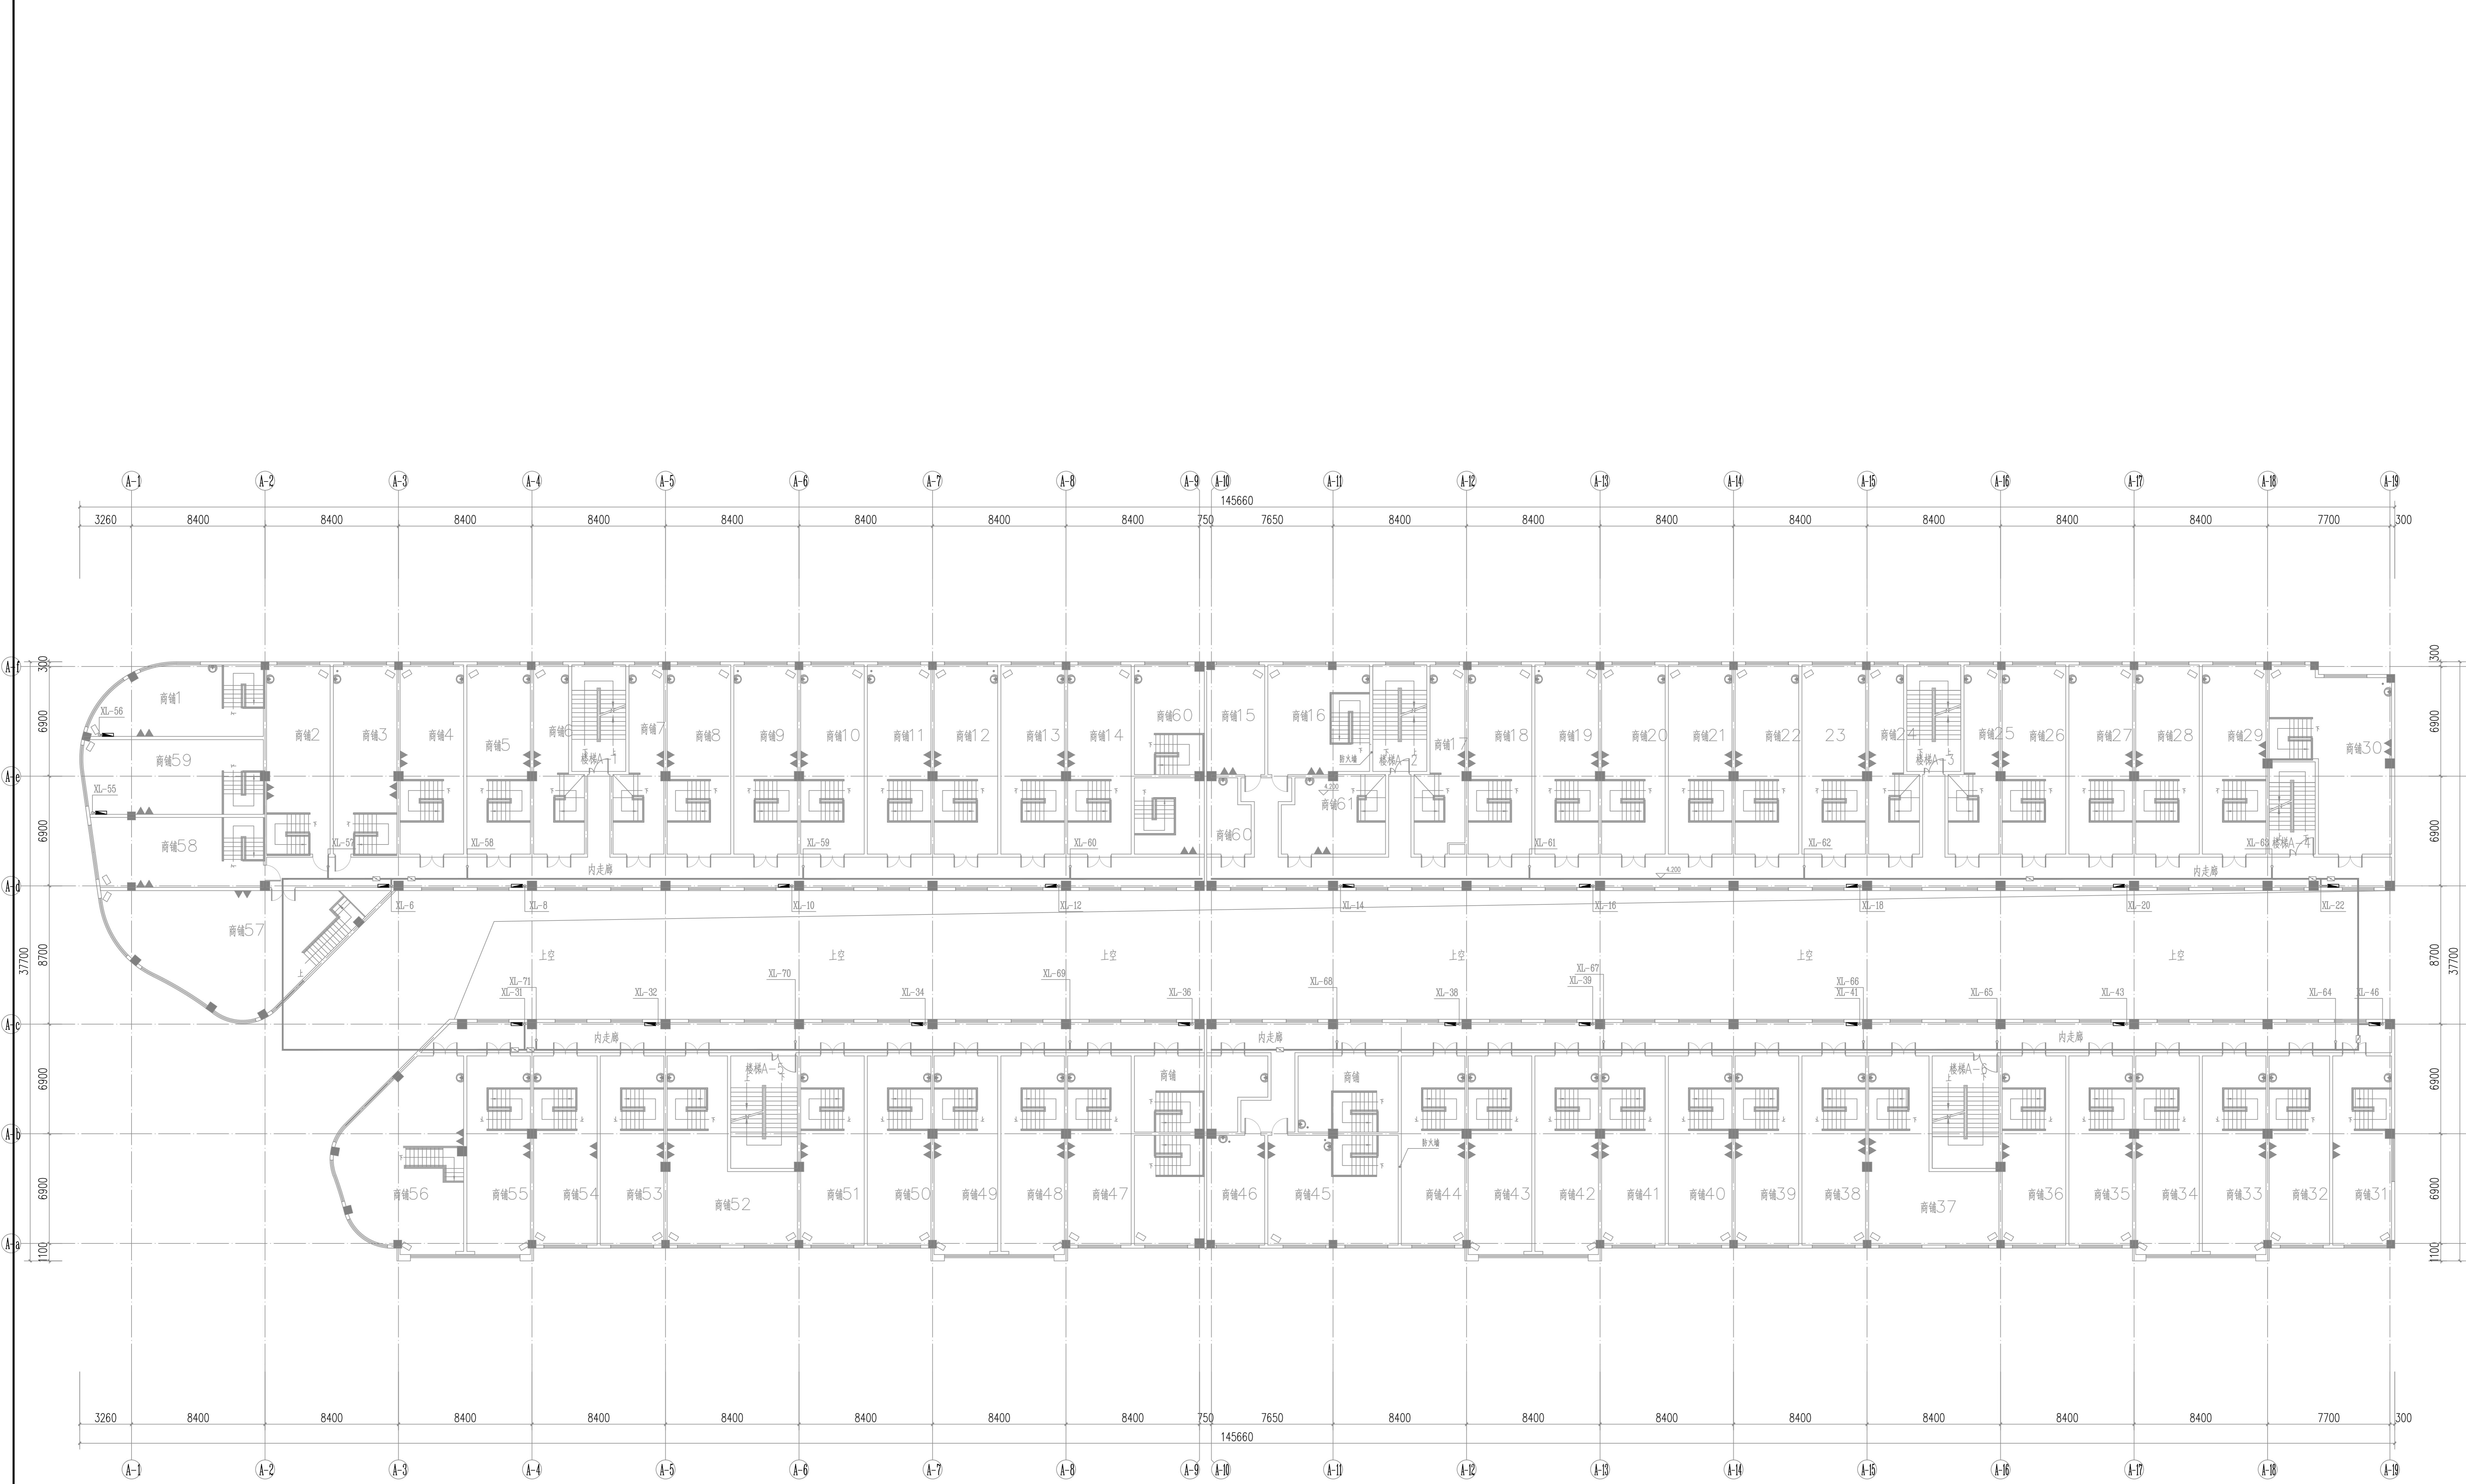

A楼二层消火栓改造平面图 1:150

本层所有消火栓箱体以及内部灭火器4kgx2、自救卷盘、水枪、水带均未安装，本次改造增加以上内容
本次改造仅对消火栓进行改造，管道等均按照原设计，图中仅表示消火栓箱体的位置

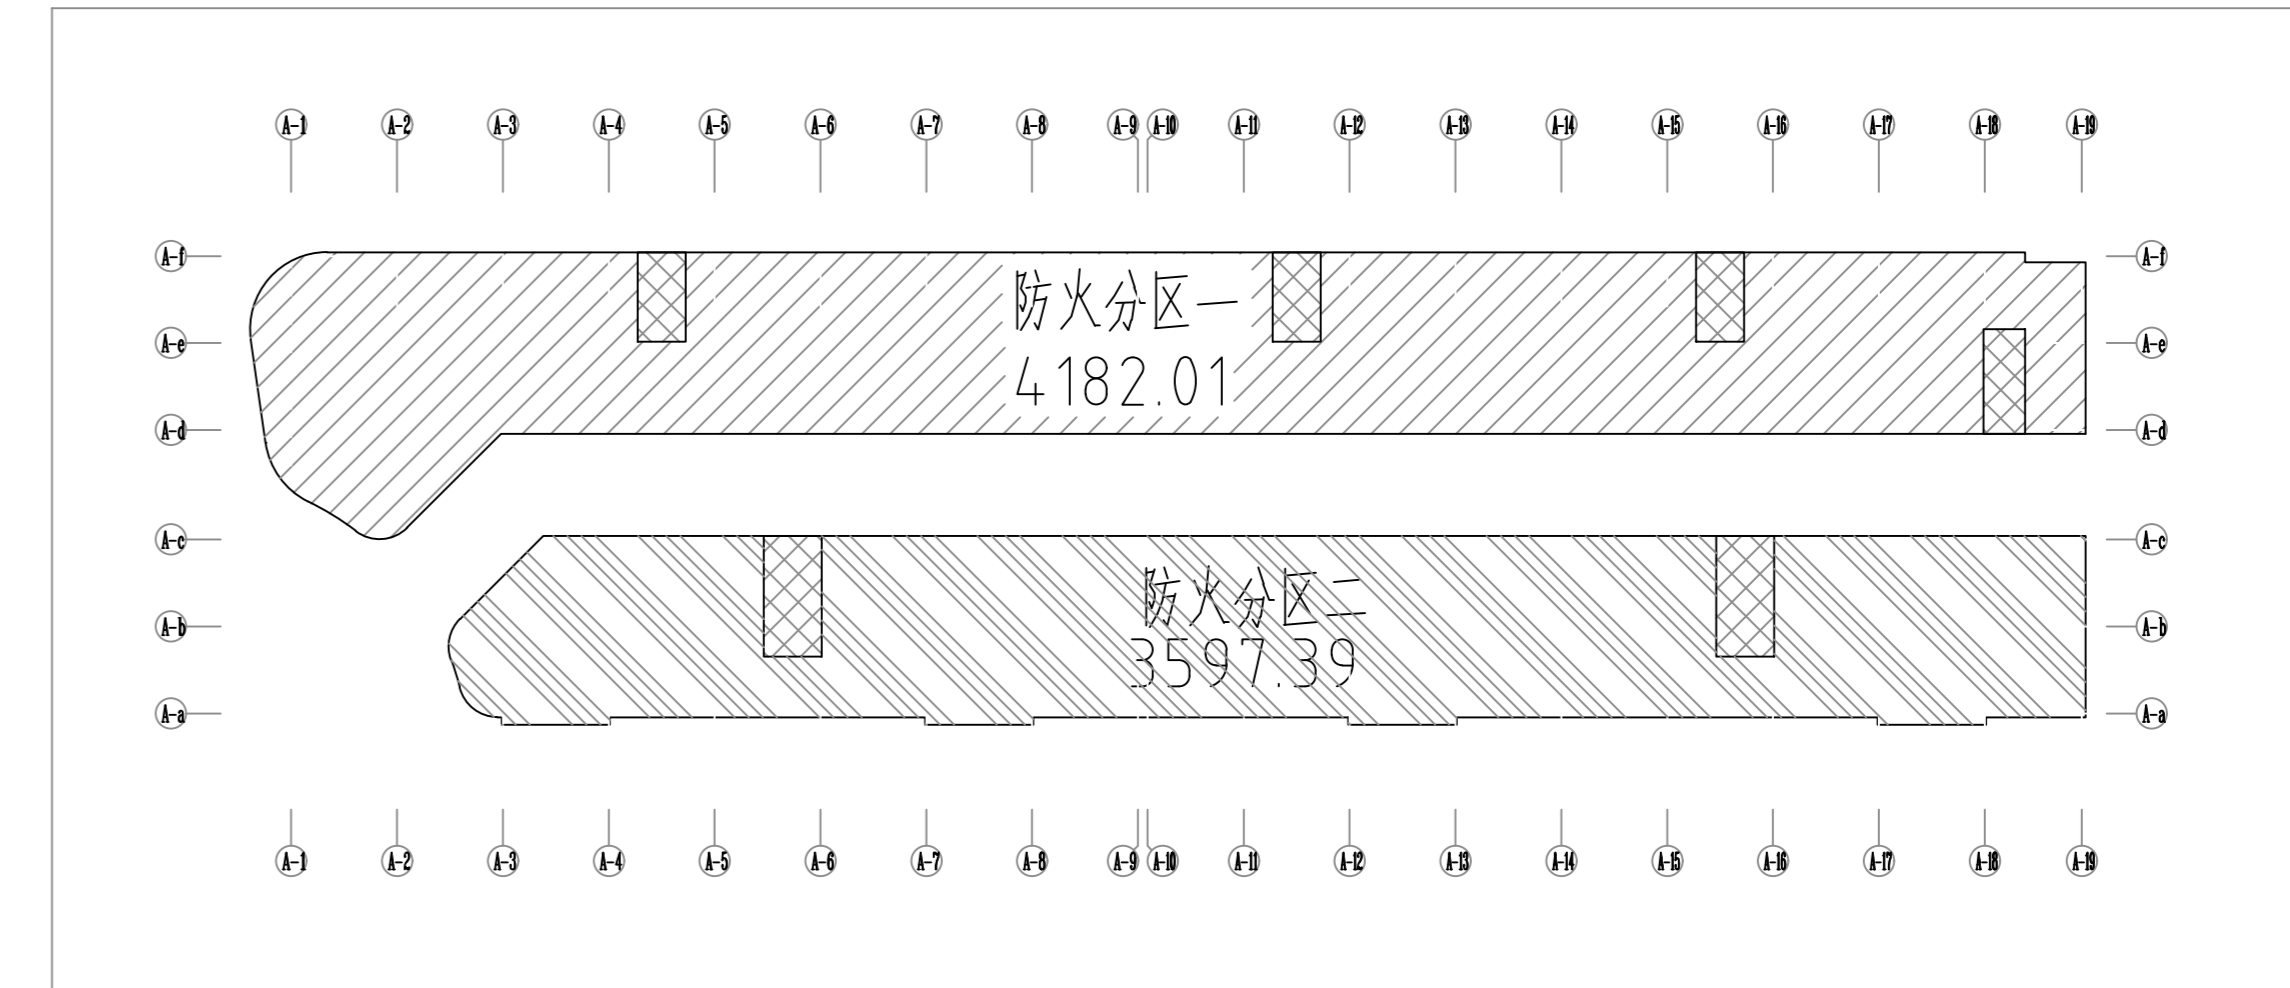

底层、二层防火分区示意图

上下层为一个防火分区

设计单位 ARCHITECTURE DESIGN

博锐设计集团有限公司

Borui Design Group Co., Ltd

建筑行业(建筑工程)专业乙级
市政行业(公共建筑工程、排水、桥梁、给水、道路)专业乙级
风景园林工程设计专项乙级
城乡规划编制乙级
证书编号: A231050825

建设单位 CLIENT

社渚镇人民政府

项目名称 PROJECT

星河湾、弘泰广场泵房、消控室改造项目

子项名称 SUB-ITEM

弘泰广场

图名 TITLE

A楼二层消火栓改造平面图

专业 DISCIPLINE	给排水	设计阶段 STAGE	施工图
版本编号 VERSION NO.	A	图号 DRAWING NO.	水施-02
比例 SCALE	1:100	日期 DATE	2024.07