


A楼三层消火栓改造平面图 1:150

本层所有消火栓箱体以及内部灭火器4kgx2、自救卷盘、水枪、水带均未安装，本次改造增加以上内容  
本次改造仅对消火栓进行改造，管道等均按照原设计，图中仅表示消火栓箱体的位置

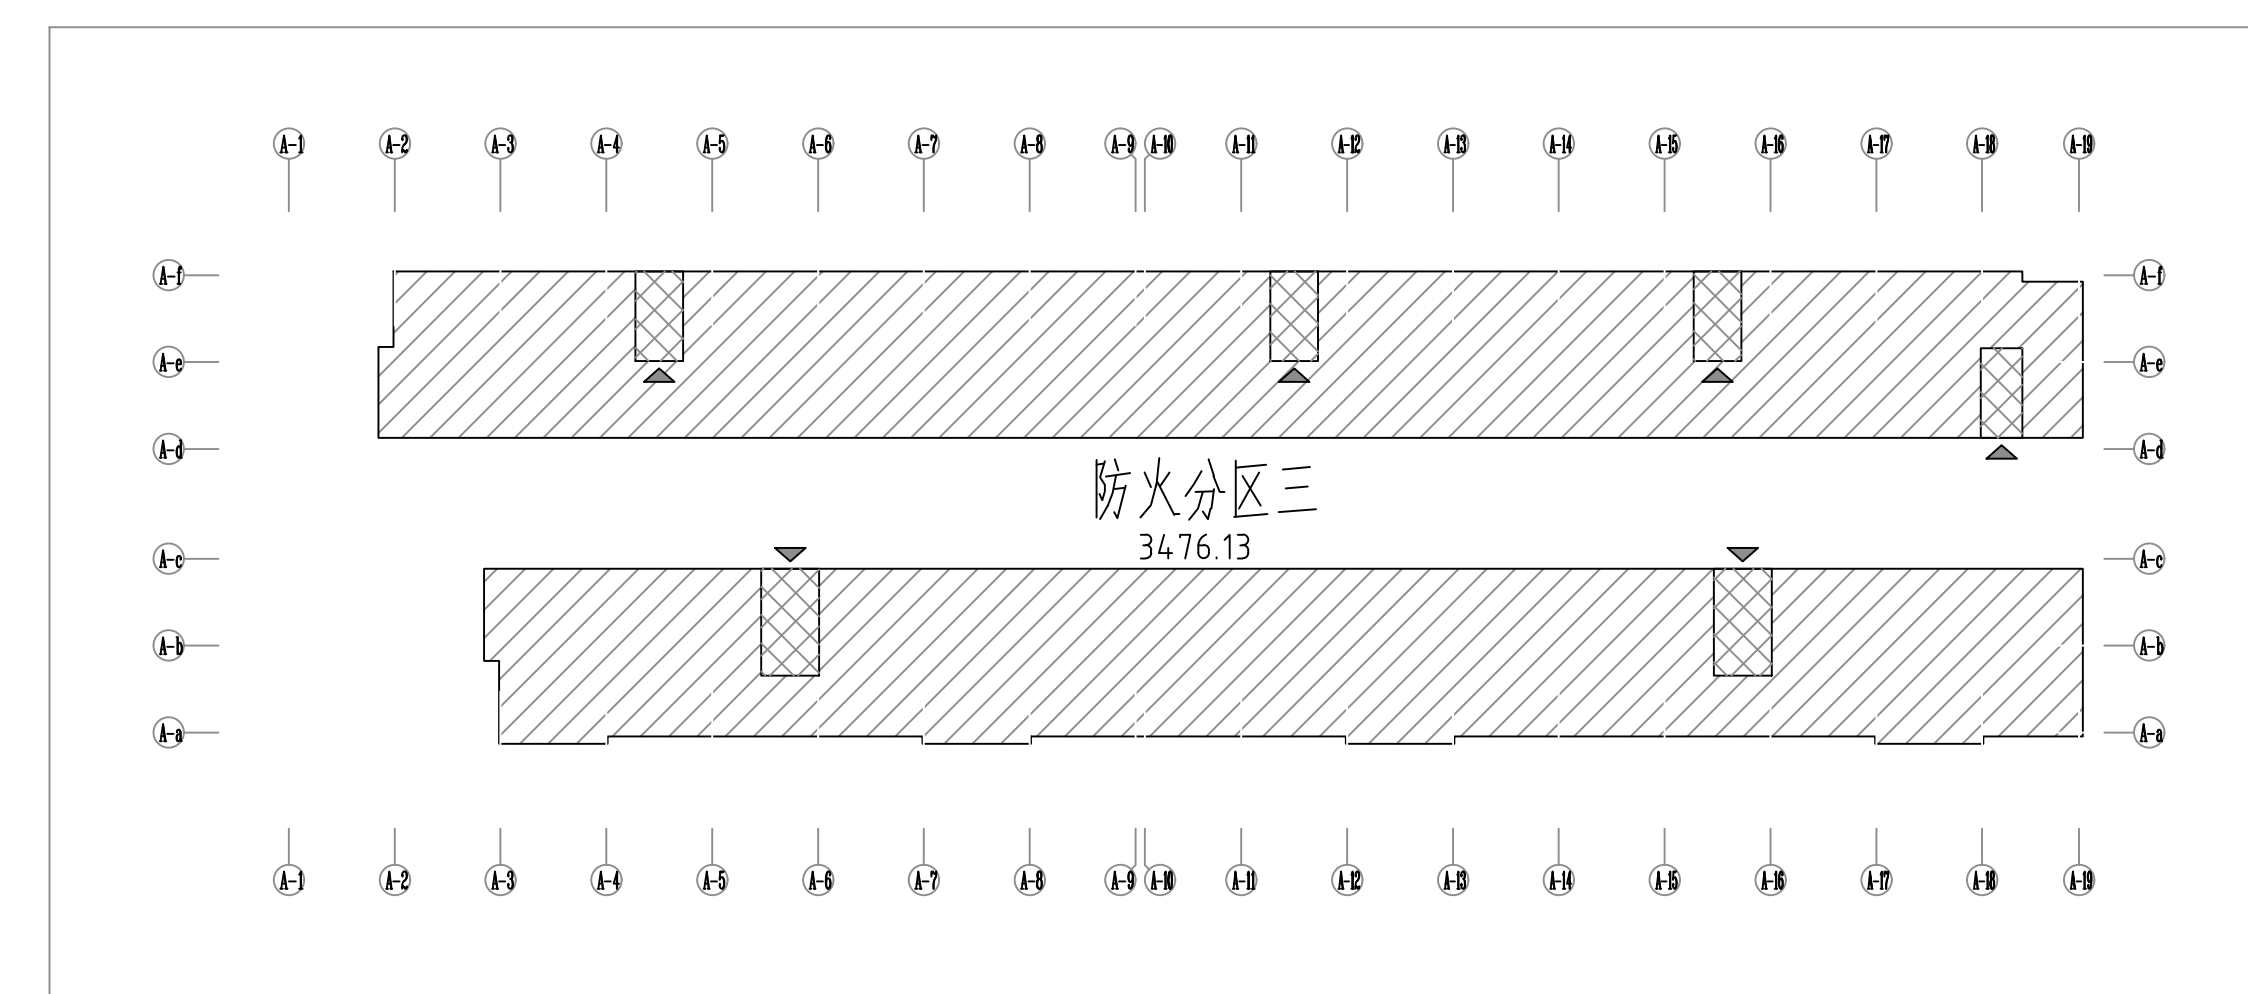

三层防火分区示意图

类别	设计人员	签字
审定	杨辉	杨辉
审核	何涛	何涛
项目负责人	王成珏	王成珏
专业负责人	王成珏	王成珏
校对	汪恕平	汪恕平
设计、制图	刘永康	刘永康

注册印章

出图章

图审章

设计单位 ARCHITECTURE DESIGN

博锐设计集团有限公司  
Borui Design Group Co., Ltd

建筑行业（建筑工程）专业乙级  
市政行业（公共交通工程、给排水、桥梁、给水、道路）专业乙级  
风景园林工程设计专项乙级  
城乡规划编制乙级  
证书编号：A231050825

建设单位  
CLIENT  
社渚镇人民政府

项目名称  
PROJECT  
星河湾、弘泰广场泵房、消控室改造项目

子项名称  
SUB-ITEM  
弘泰广场

图名  
TITLE  
A楼三层消火栓改造平面图

专业	给排水	设计阶段	施工图
版本编号	A	图号	水施-03
比例	1:100	日期	2024.07